


PŮDORYS BYTU - STÁV. STAV+BOURACÍ PRÁCE

M 1:25

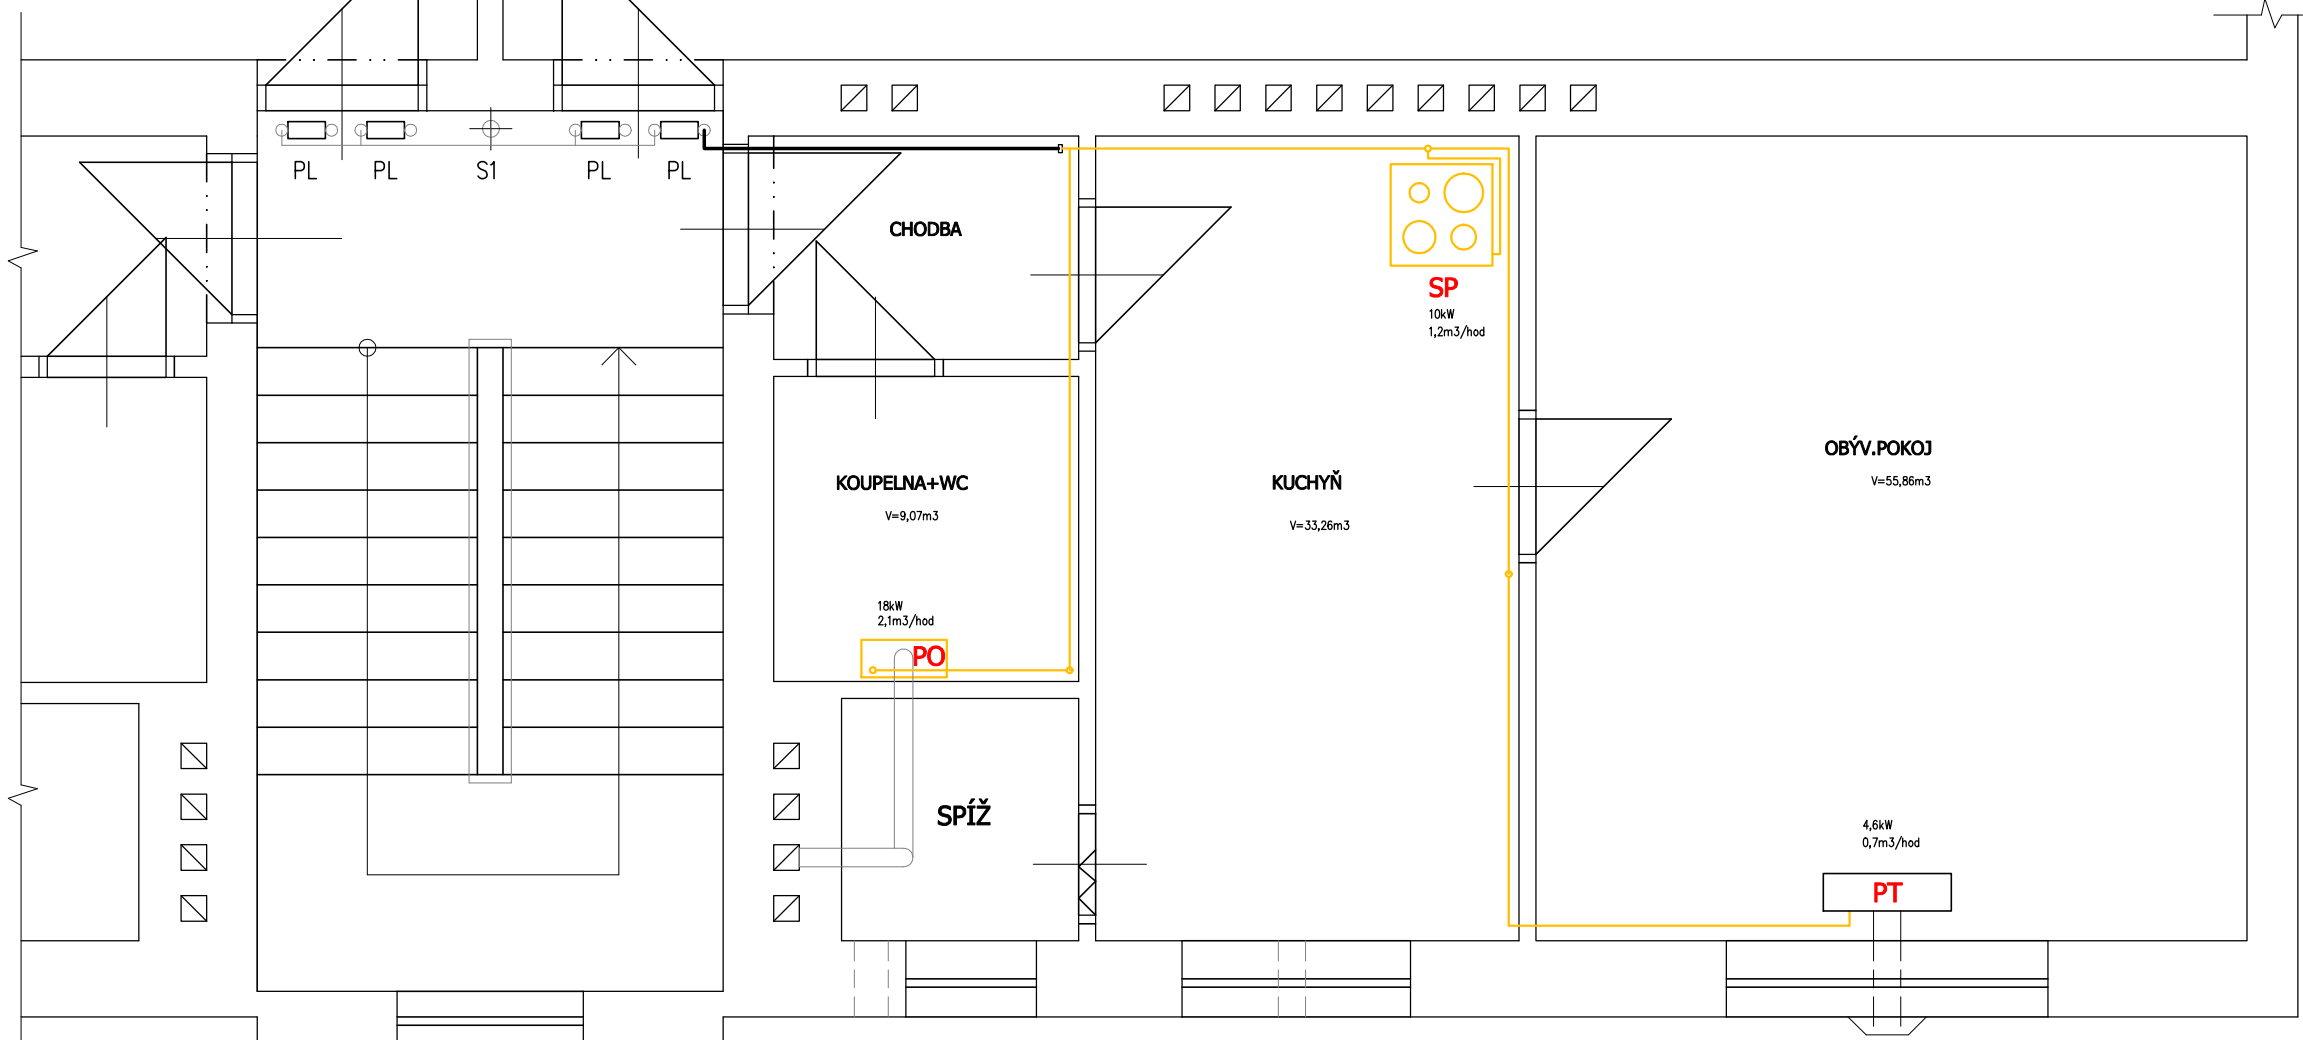

LEGENDA :

- STÁVAJÍCÍ DOMOVNÍ ROZVOD PLYNU, OCEL. SVAŘOVANÝ
- DEMONTÁŽ STÁV. BYTOVÉHO ROZVODU V UVEDENÉM ROZSAHU
- S1 - STÁVAJÍCÍ STOUPACÍ PLYN. POTRUBÍ
- PL - STÁVAJÍCÍ PLYNOMĚR
- STÁV. PŘEDMĚTNÝ BYTOVÝ ROZVOD PLYNU, OCEL. SVAŘOVANÝ
- SP** - STÁV. PLYN. SPOTŘEBIČ TYPU „A“ - PLYN. SPORÁK S PLYN. TROUBOU
BUDE PROVEDENA JEHO DEMONTÁŽ, PŘEMÍSTĚNÍ A ZPĚTNÁ MONTÁŽ
- PO** - STÁV. PLYN. SPOTŘEBIČ TYPU „B“ - PLYN. PRŮTOKOVÝ OHŘÍVAČ VODY „MORA-TOP“
BUDE PROVEDENA JEHO DEMONTÁŽ
(NOVĚ BUDE OSÁZEN EL. AKUMULAČNÍ OHŘÍVAČ TUV)
- PT** - STÁV. PLYN. SPOTŘEBIČ TYPU „C“ - PLYN. PŘÍMOTOPNÉ TOPIDLO „GAMAT“

POZNÁMKA :

- BUDE PROVEDENO VYBOURÁNÍ OTVORU DO FASÁDY (PRO PŘÍVOD VZDUCHU A ODVOD SPALIN PLYN. SPOTŘEBIČE)
VIZ. STAVEBNÍ ČÁST

19.02.2013

TECHNIKA PROSTŘEDÍ STAVEB

PLYNOVÁ ZAŘÍZENÍ

ZODPOVĚDNÝ PROJEKTANT: ING. HABRNAL J.	PROJEKTANT SPECIALISTA: ING. HABRNAL J.	VYPRACOVAL: ING. HANKO P.	KONTROLA: ŠLANČAR P.	MS - projekce s.r.o. Ebenova 509/5 703 00 OSTRAVA-VÍTKOVICE
KRAJ: MS	OBEC: OSTRAVA - VÍTKOVICE	FORMÁT: 4A4	DATUM: 02/2013	
INVESTOR: STATUTÁRNÍ MĚSTO OSTRAVA-MÚ O-VÍTKOVICE				PROJEKT PROV.
OPRAVA BYTU Č.8 (2.NP) ul. DEHTOVÁ Č. 1450/9, OSTRAVA-VÍTKOVICE				Č. ZAKÁZKY: E-7544/13
				ČÍSLO VÝKRESU: P-01
PŮDORYS BYTU-STÁVAJÍCÍ STAV+BOURACÍ PRÁCE				MĚŘÍTKO: 1:25