



LEGENDA MÍSTNOSTÍ

Č.M.	POPIS MÍSTNOSTI	M ²
001	CHODBA	2,94
002	KOUPELNA+WC	3,03
003	POKOJ	15,77
004	POKOJ	20,44
005	KUCHYŇ	11,90

ELEKTOINSTALACE

TABULKA ZNAČEK

×	VÝVOD PRO SVĚTLO – STROP
⊗	VÝVOD PRO SVĚTLO – STĚNA
⊕	VYPÍNAČ VŠEOBECNĚ
⌋	ZÁSUVKA JEDNODUCHÁ
⌋*	ZÁSUVKA DVOJNÁSOBNÁ
⊙	AUTONOMNÍ ČIDLO KOUŘE

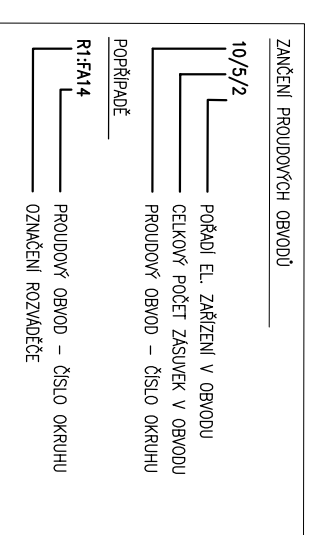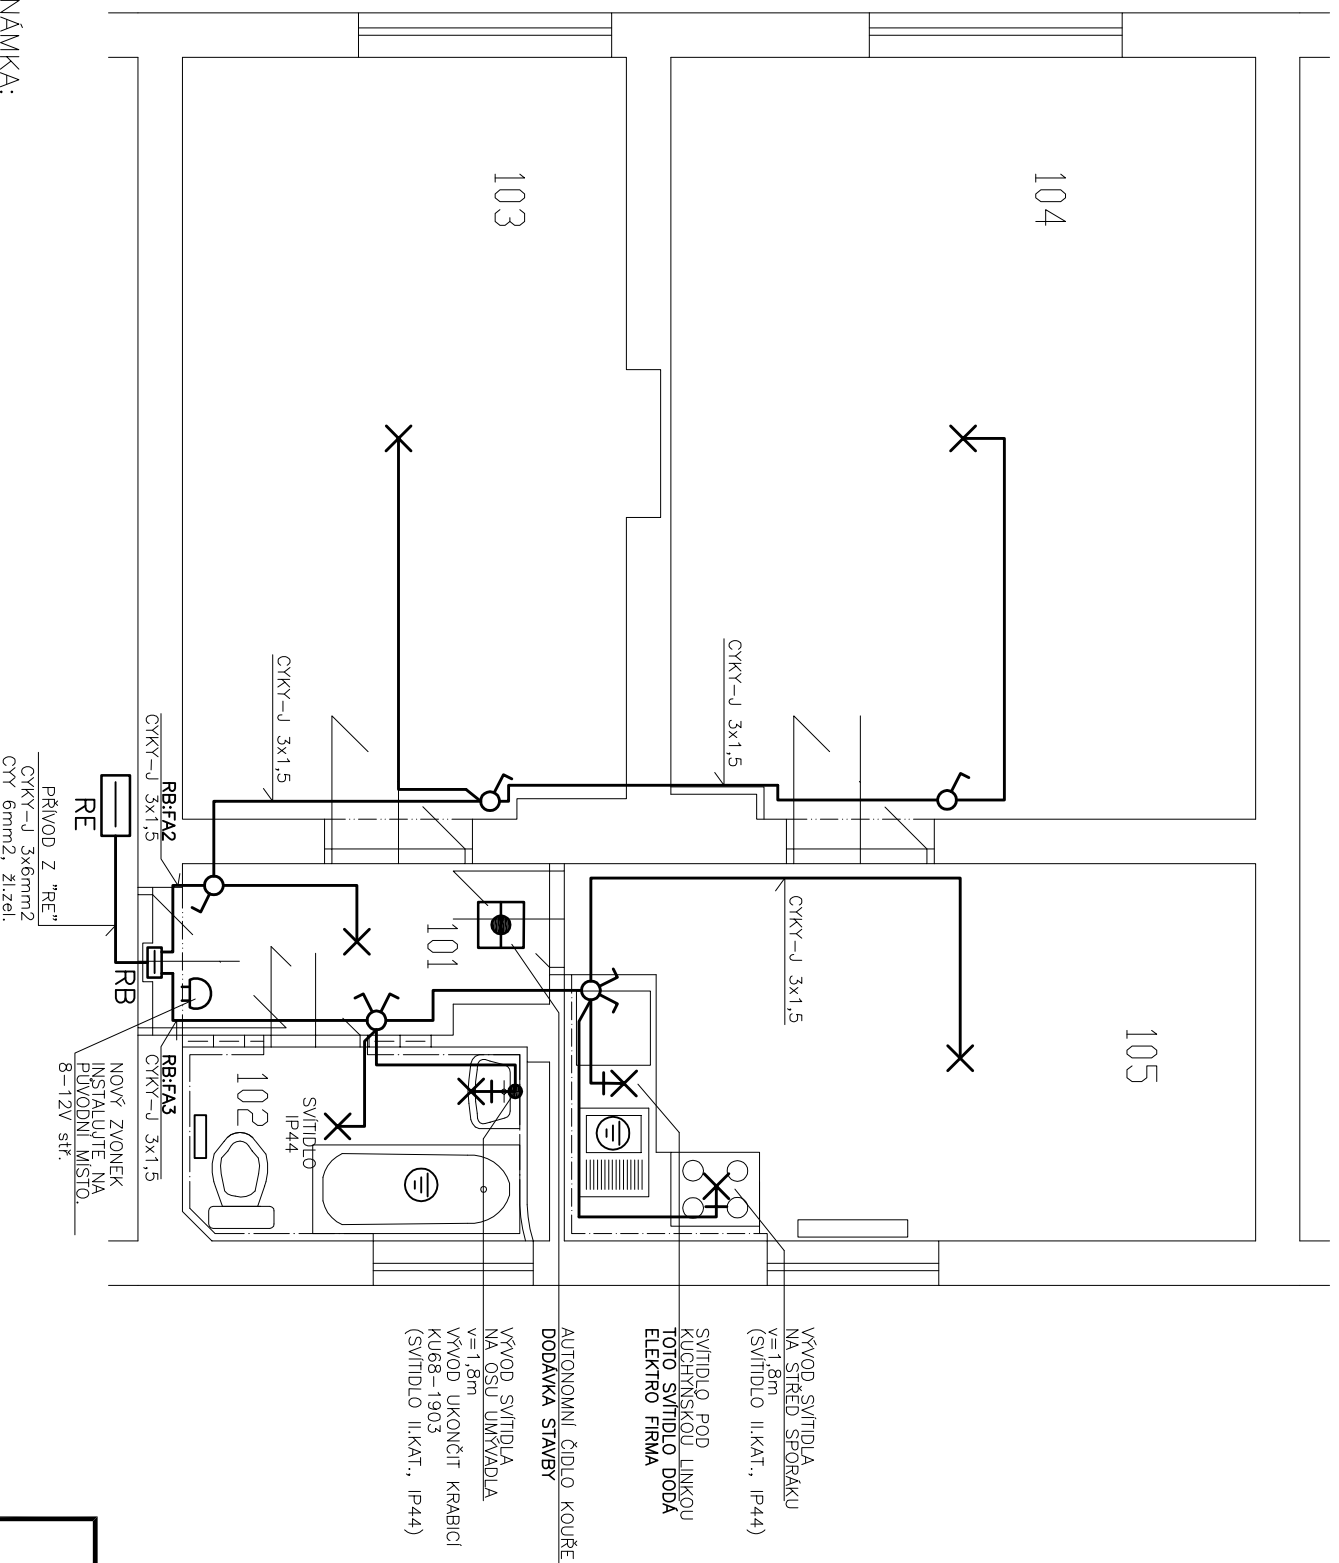

POZNÁMKA:
Napáťová soustava: 1NPE, 50Hz, 230V, TN-S.

Ochrana před nebezpečným dotykovým napětím dle ČSN 33 2000-4-41 ED.2: automatickým odpojením od zdroje rozšířená o ochranu proudovým chráničem, ochranným vodičem pospojováním a zemnĚním.

Ochranné pospojování v určených místnostech napojte do ekvipotenciální svorkovnice "PA" v RB vodičem CY 4mm².

Ochranné vodičé pospojování proveďte dle ČSN 33 2000-4-41 ED.2, ČSN 33 2000-5-54, a dle ČSN 33 2000-7-701 ED.2.

Svítlidla budou dodána nájemníkem bytu. Svítlidlo nad umývadlem bude od podlahy min. 1,8m, krytí min. IP44, provedení dvojité izolace (II.kat.), vnĚjší materiál plast.

Veškeré el. rozvody svíslé budou vedeny v co největší mĚře 150mm od rohu, dveřních a okenních otvorů. Veškeré elektroinstalační rozvody vodorovné budou vedeny v co největší mĚře 200mm od stropu.

Vypínače budou instalovány v 1,0 – 1,2m nad podlahou a 15cm od hrany zárubně.

V takto označených místnostech bude provedeno ochranné vodičé pospojování dle ČSN 33 2000-4-41 ED2, ČSN 33 2000-7-701 ED2 a dalších platných norem a vyhlášek. Vedle rozvádĚče "RB" bude dodán nový domovní zvonek, rozvod 8-12V zůstane stávající.

NÁZEV AKCE : OPRAVA BYTU Č.1 NA ULICI RUDNÁ 56 V OSTRAVĚ - VÍTKOVICÍCH		ZODP. PROJEKTANT Ing. Jan Kania		VYPRACOVAL Jiří Závěský		KONTROLOVAL Jiří Závěský	
OBJEKT : SO 01		MÍSTO STAVBY : ulice Rudná 56, Ostrava, Vítkovice		KATASTRÁLNÍ ÚZEMÍ, PARC.Č. : VÍTKOVĚ 74071, p.č. 243/15		STAVEBNÍK / OBJEDNATEL : č. 00845451 Státní město Ostrava, Úřad městského obvodu Vítkovice, Mírové náměstí 1, 705 79	
ČÁST : D.1.4.G. SILNOPROUDÁ ELEKTROTECHNIKA		STUPĚŇ DPS		DATUM KVĚTEN 2013		PARĚ	
OBSAH : 1. NADZEMNÍ PODLAŽÍ OSVĚTLENÍ		Č. ZAKÁZKY PPS- 22/13		MĚŘÍTKO 1 : 50		ARCHIVNÍ ČÍSLO : PPS- 22/13-D.1.4.G	
						Č. V. 01	

PPS KANIA
 PPS KANIA s.r.o., Oletní 6389, 712 00 Ostrava
 tel.: 596 245 252, fax: 596 245 282
 e-mail: projekce@pps-kania.cz