
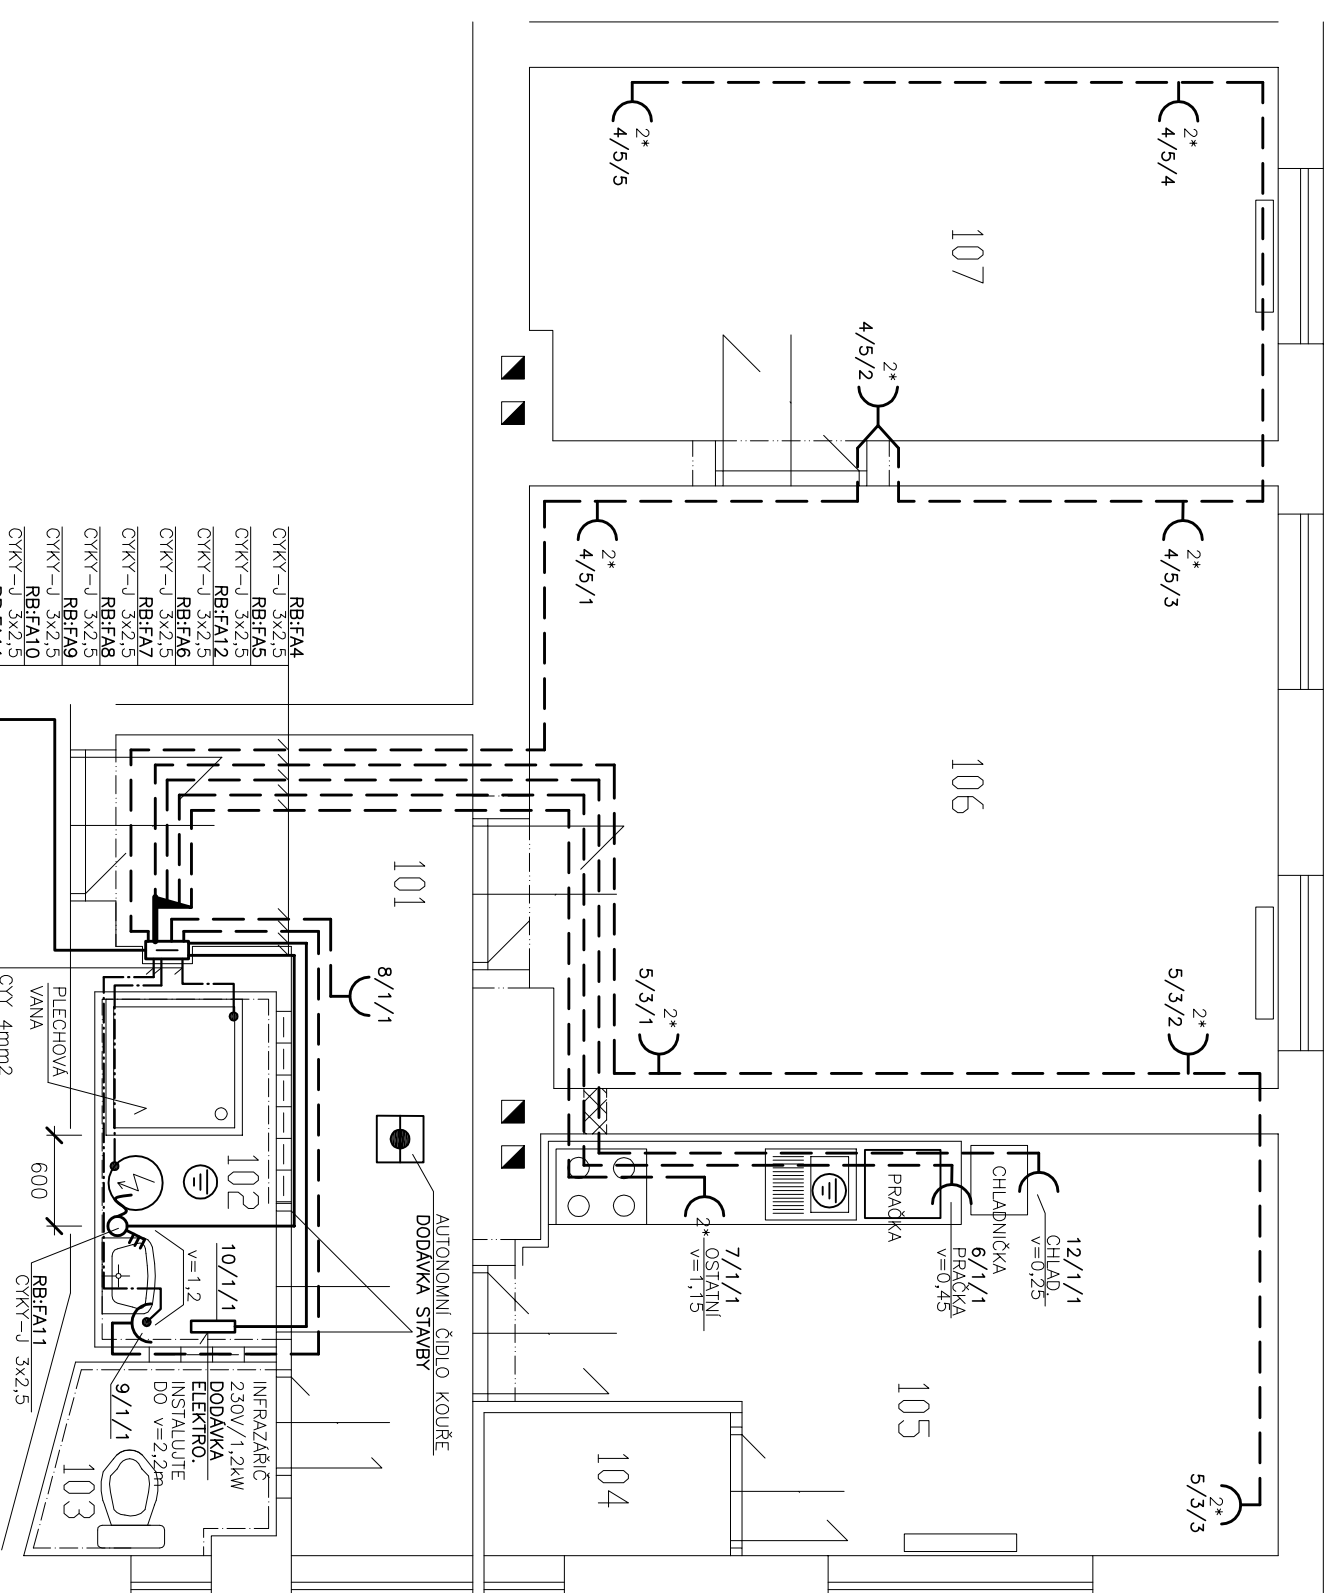


LEGENDA MÍSTNOSTÍ

Č.M.	POPIS MÍSTNOSTI	M ²
101	CHODBA	8,34
102	KOUPELNA	2,82
103	WC	1,86
104	SPÍŽ	1,54
105	KUCHYŇ	12,42
106	POKOJ	19,89
107	POKOJ	12,31

ELEKTOINSTALACE

TABULKA ZNAČEK	
✕	VÝVOD PRO SVĚTLLO – STROP
⌘	VÝVOD PRO SVĚTLLO – STĚNA
⌚	SPÍNAČ VŠEOBECNĚ
⌚	ZÁSUVKA JEDNODUCHÁ
⌚*	ZÁSUVKA DVOJNÁSOBNÁ
⦿	AUTONOMNÍ ČIDLO KOUŘE

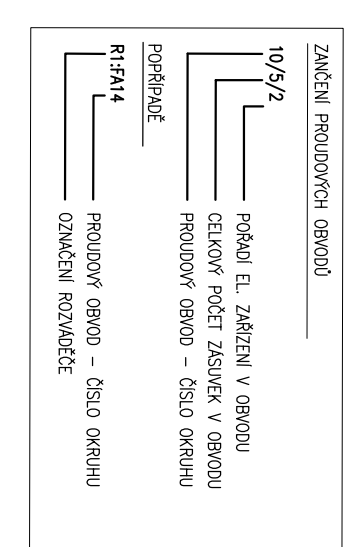

POZNÁMKA:

Napětíová soustava: 1NPE, 50Hz, 230V, TN-S.

Ochrana před nebezpečným dotykovým napětím dle ČSN 33 2000-4-41 ED.2: automatickým odpojením od zdroje rozšířená o ochranu proudovým chráničem, ochranným vodičem pospojovaním a zemněním.

Ochranné pospojování v určených místnostech napojte do ekvipotenciální svorkovnice "PÁ" v RB vodičem CY 4mm².

Ochranné vodiče pospojování proveďte dle ČSN 33 2000-4-41 ED.2, ČSN 33 2000-5-54, a dle ČSN 33 2000-7-701 ED.2.

Rozvody provést kabely CYKY-J (LO) 3x2,5mm². Zásuvky instalujte do výšky 0,25m nad podlahou, v kuchyni nad pracovní plochou cca 0,25m tzn. 1,15m od podlahy, mimo jinak určené. El. instalaci proveďte pod omítkou.

TV rozvod nebyl požadován a tato dokumentace se této částí netýká.

v případě, že investor nebude požadovat ochranu proti přepětí, bude vodič z HOP do RB na sběrnou "PÁ" veden vodičem o průřezu min. 6mm² CU.

⊕ V takto označených místnostech bude provedeno ochranné vodiče pospojování dle ČSN 33 2000-4-41 ED2, ČSN 33 2000-7-701 ED2 a dalších platných norem a vyhlášek.

<p>NÁZEV AKCE : OPRAVA BYTU Č.3 NA ULICI RUDNÁ 44 V OSTRAVĚ - VÍTKOVICÍCH</p>		<p>ZODP. PROJEKTANT VYPRACOVAL KONTROLOVAL</p> <p>Ing. Jan Kania Jiří Závorský Jiří Závorský</p>	
<p>OBJEKT : SO 01</p>		<p>MÍSTO STAVBY : ulice Rudná 56, Ostrava, Vítkovice</p>	
<p>ČÁST : D.1.4.G. SILNOPROUDÁ ELEKTROTECHNIKA</p>		<p>KATASTRÁLNÍ ÚZEMÍ, PARC.Č. : VÍTKOVCE 714071, p.č. 245/15</p>	
<p>OBSAH : 1. NADZEMNÍ PODLAŽÍ ELEKTROINSTALACE ZÁSUVKOVÁ</p>		<p>PPS KANIA s.r.o., Okružní 1581/9, 712 00 Ostrava tel : 596 246 262, fax : 596 246 262 e-mail : projekce@pps-kania.cz</p> <p>PPS KANIA PROJEKČNÍ A INŽENYRSKÁ ČINNOST</p>	
<p>NÁZEV AKCE : OPRAVA BYTU Č.3 NA ULICI RUDNÁ 44 V OSTRAVĚ - VÍTKOVICÍCH</p>		<p>ARCHIV</p>	
<p>STUPĚŇ DPS</p>		<p>DATUM červenec 2013</p>	
<p>Č. ZAKÁZKY PPS- 30/13</p>		<p>PARĚ</p>	
<p>MĚŘÍTKO 1 : 50</p>		<p>ARCHIVNÍ ČÍSLO : PPS- 30/13-D.1.4.G 02</p>	